



### Schnitt A-A

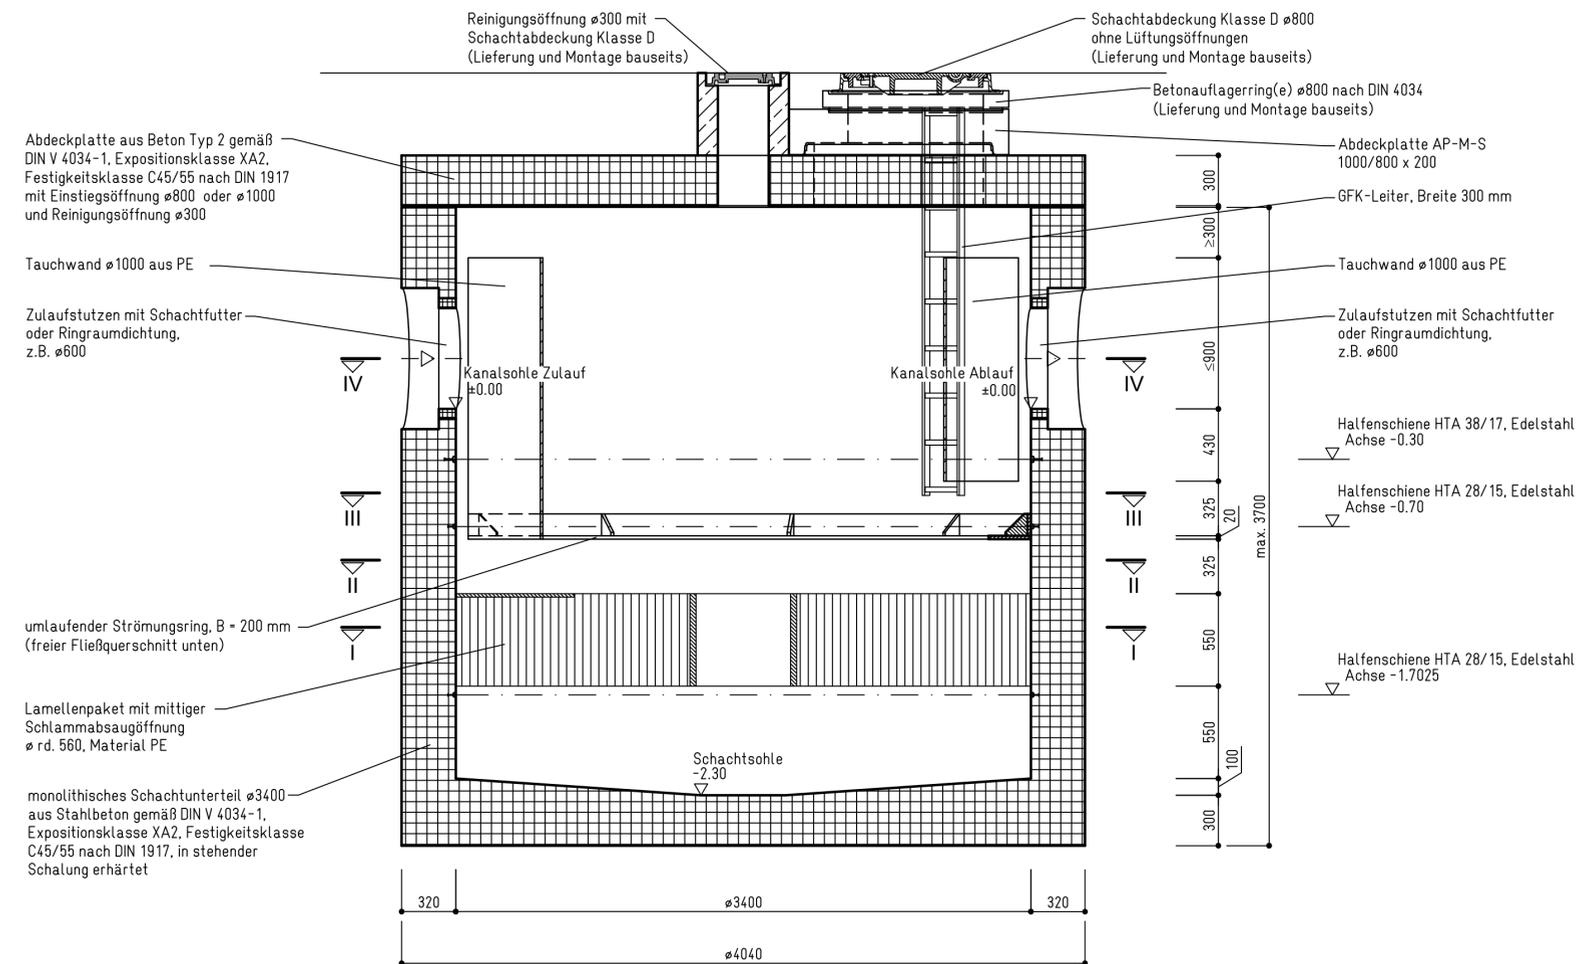

### Grundriss

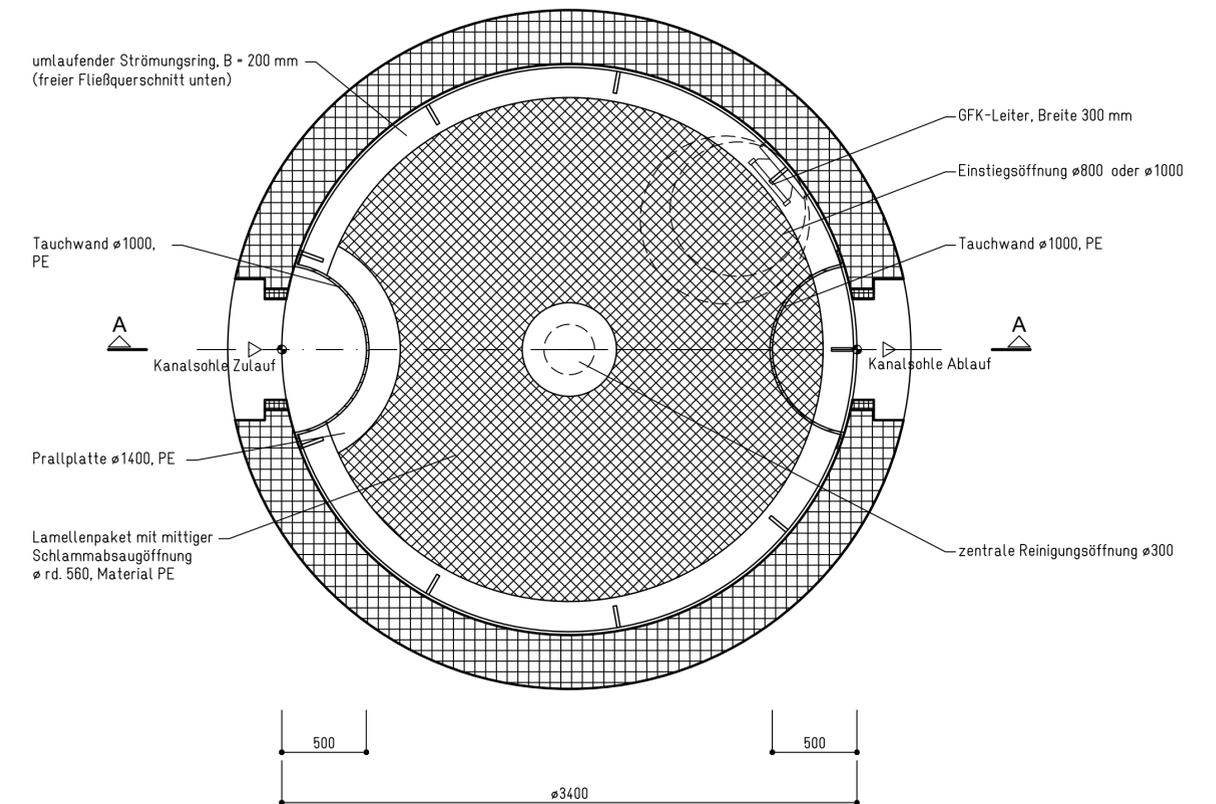

**pecher**  
TECHNIK GmbH

FiltaPex® · modular | pur 3400-B  
(1. Ausbaustufe)

Erkrath, den 30.04.2020

Regelzeichnung

Maßstab: 1:25

Plan-Nr.: